




PLANTA BAIXA - ÁGUA FRIA
ESCALA 1/50

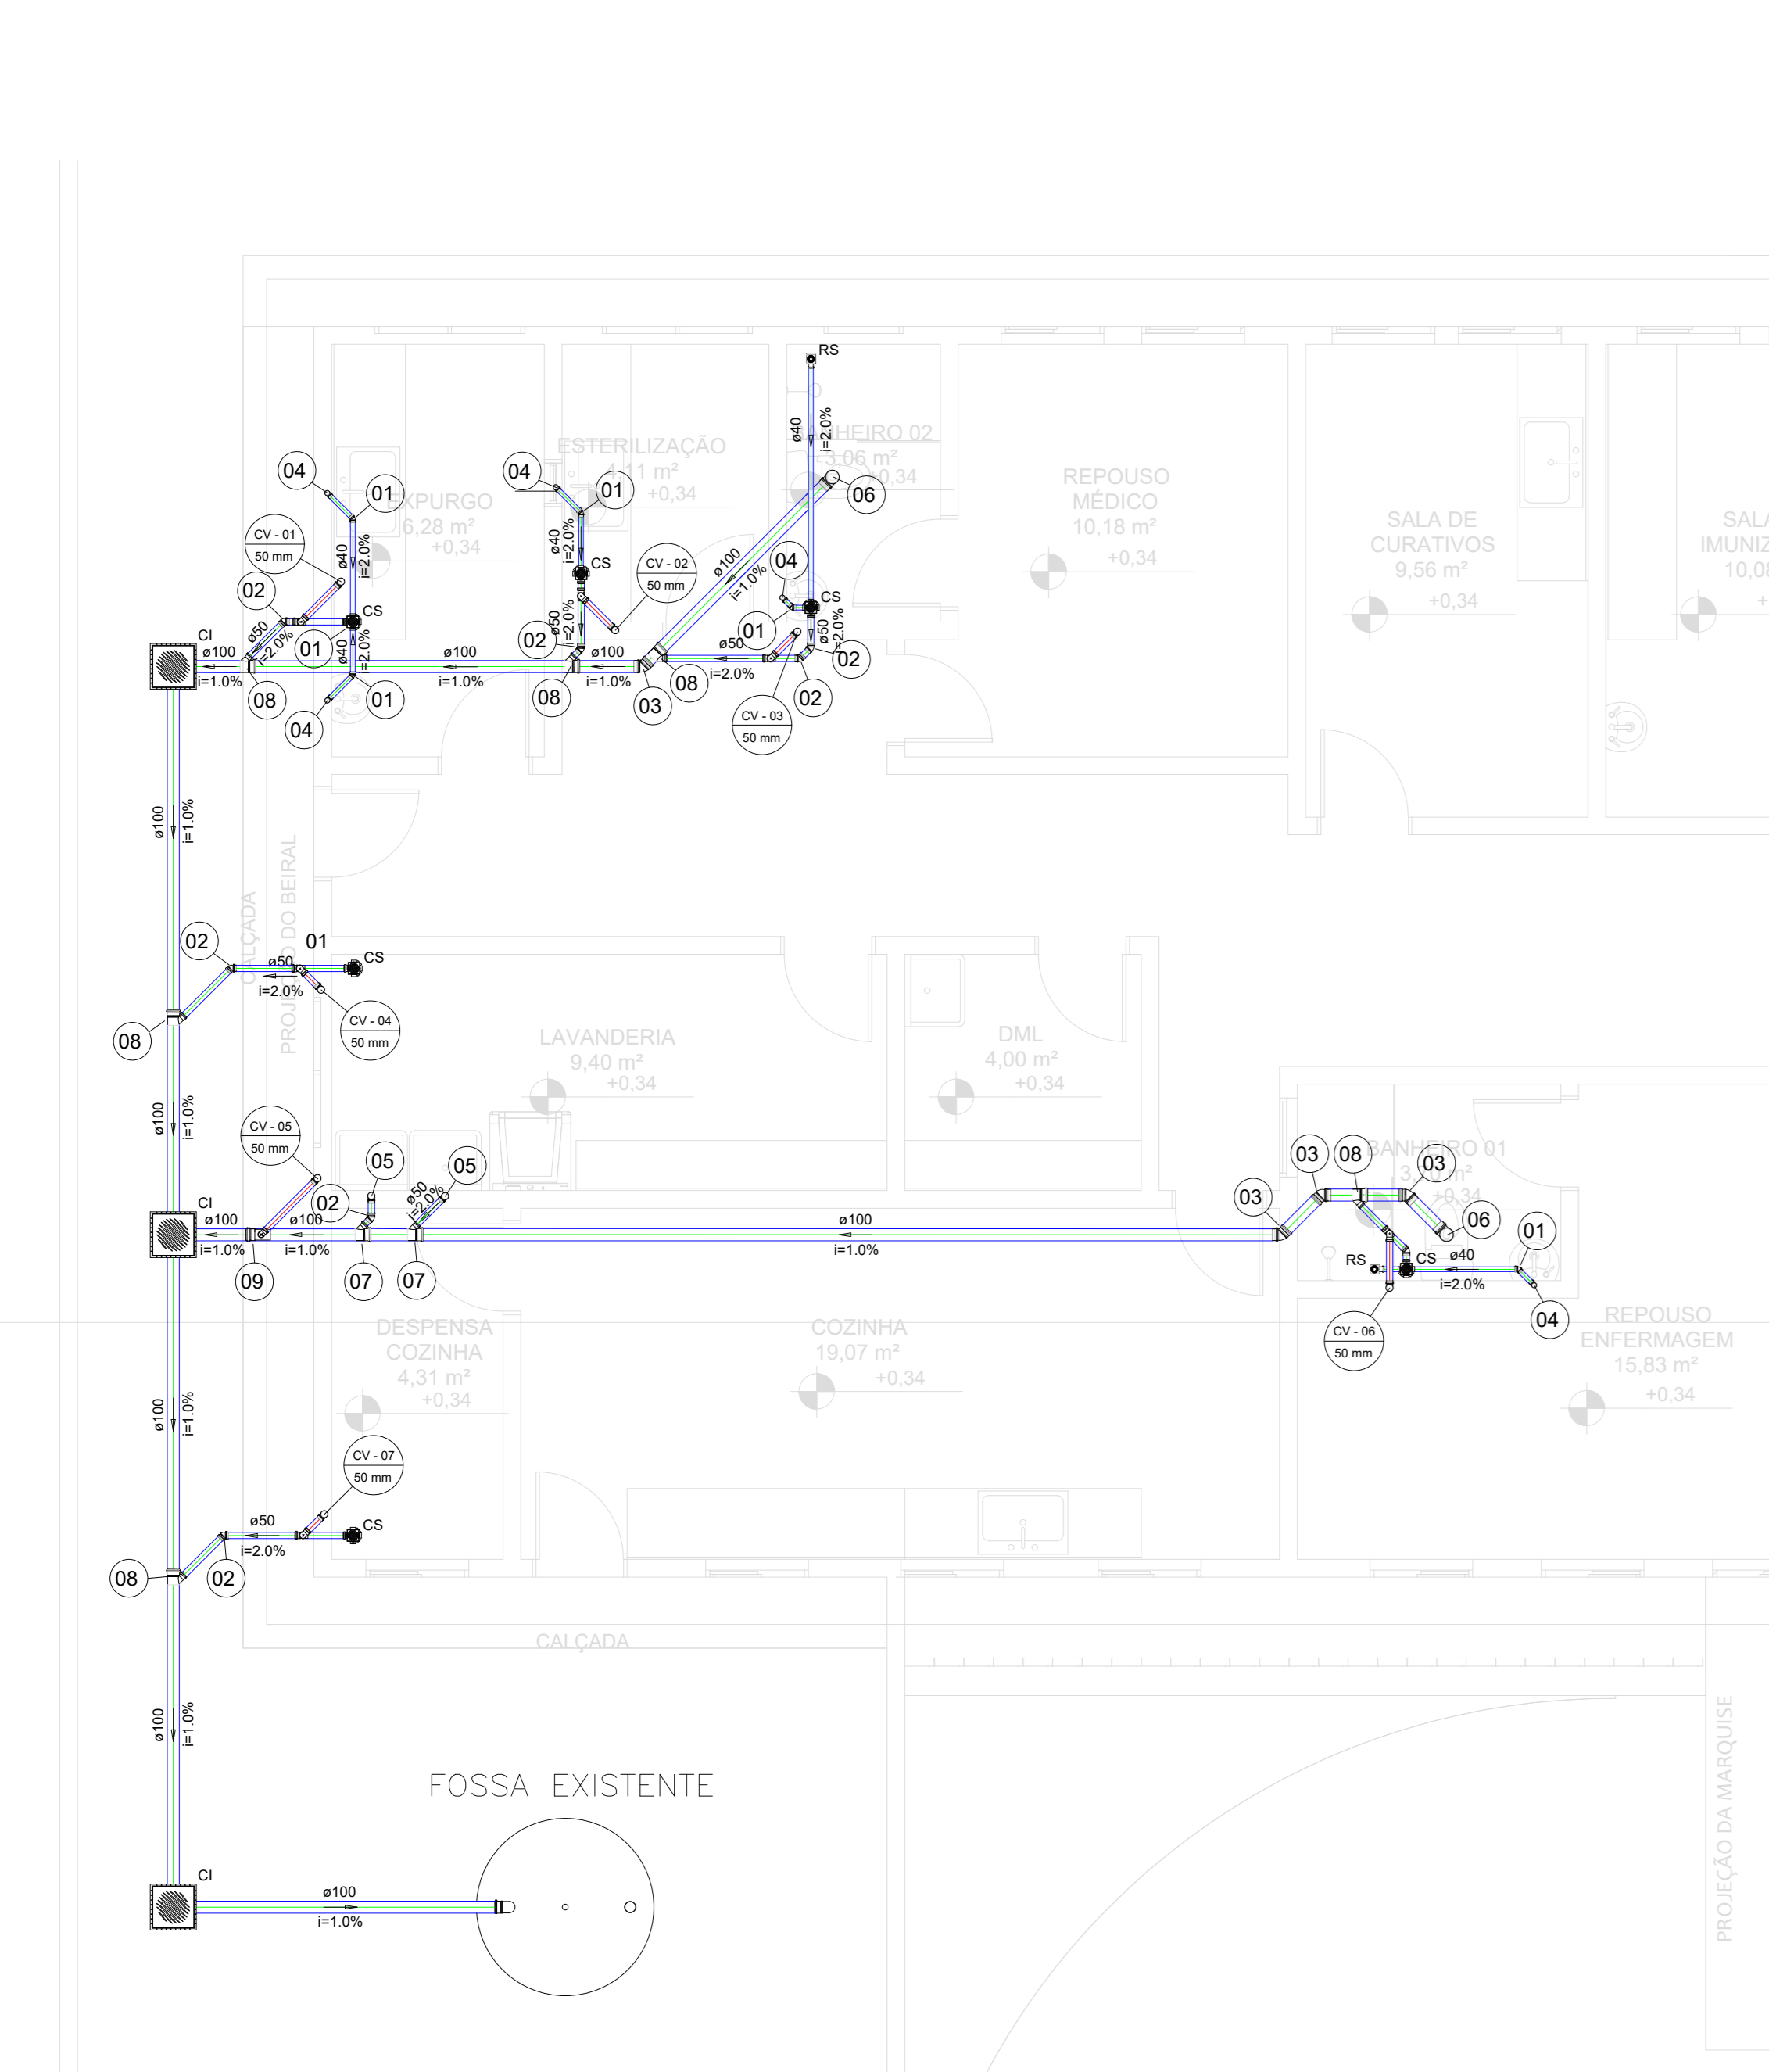


PLANTA BAIXA - ESGOTO
ESCALA 1/50

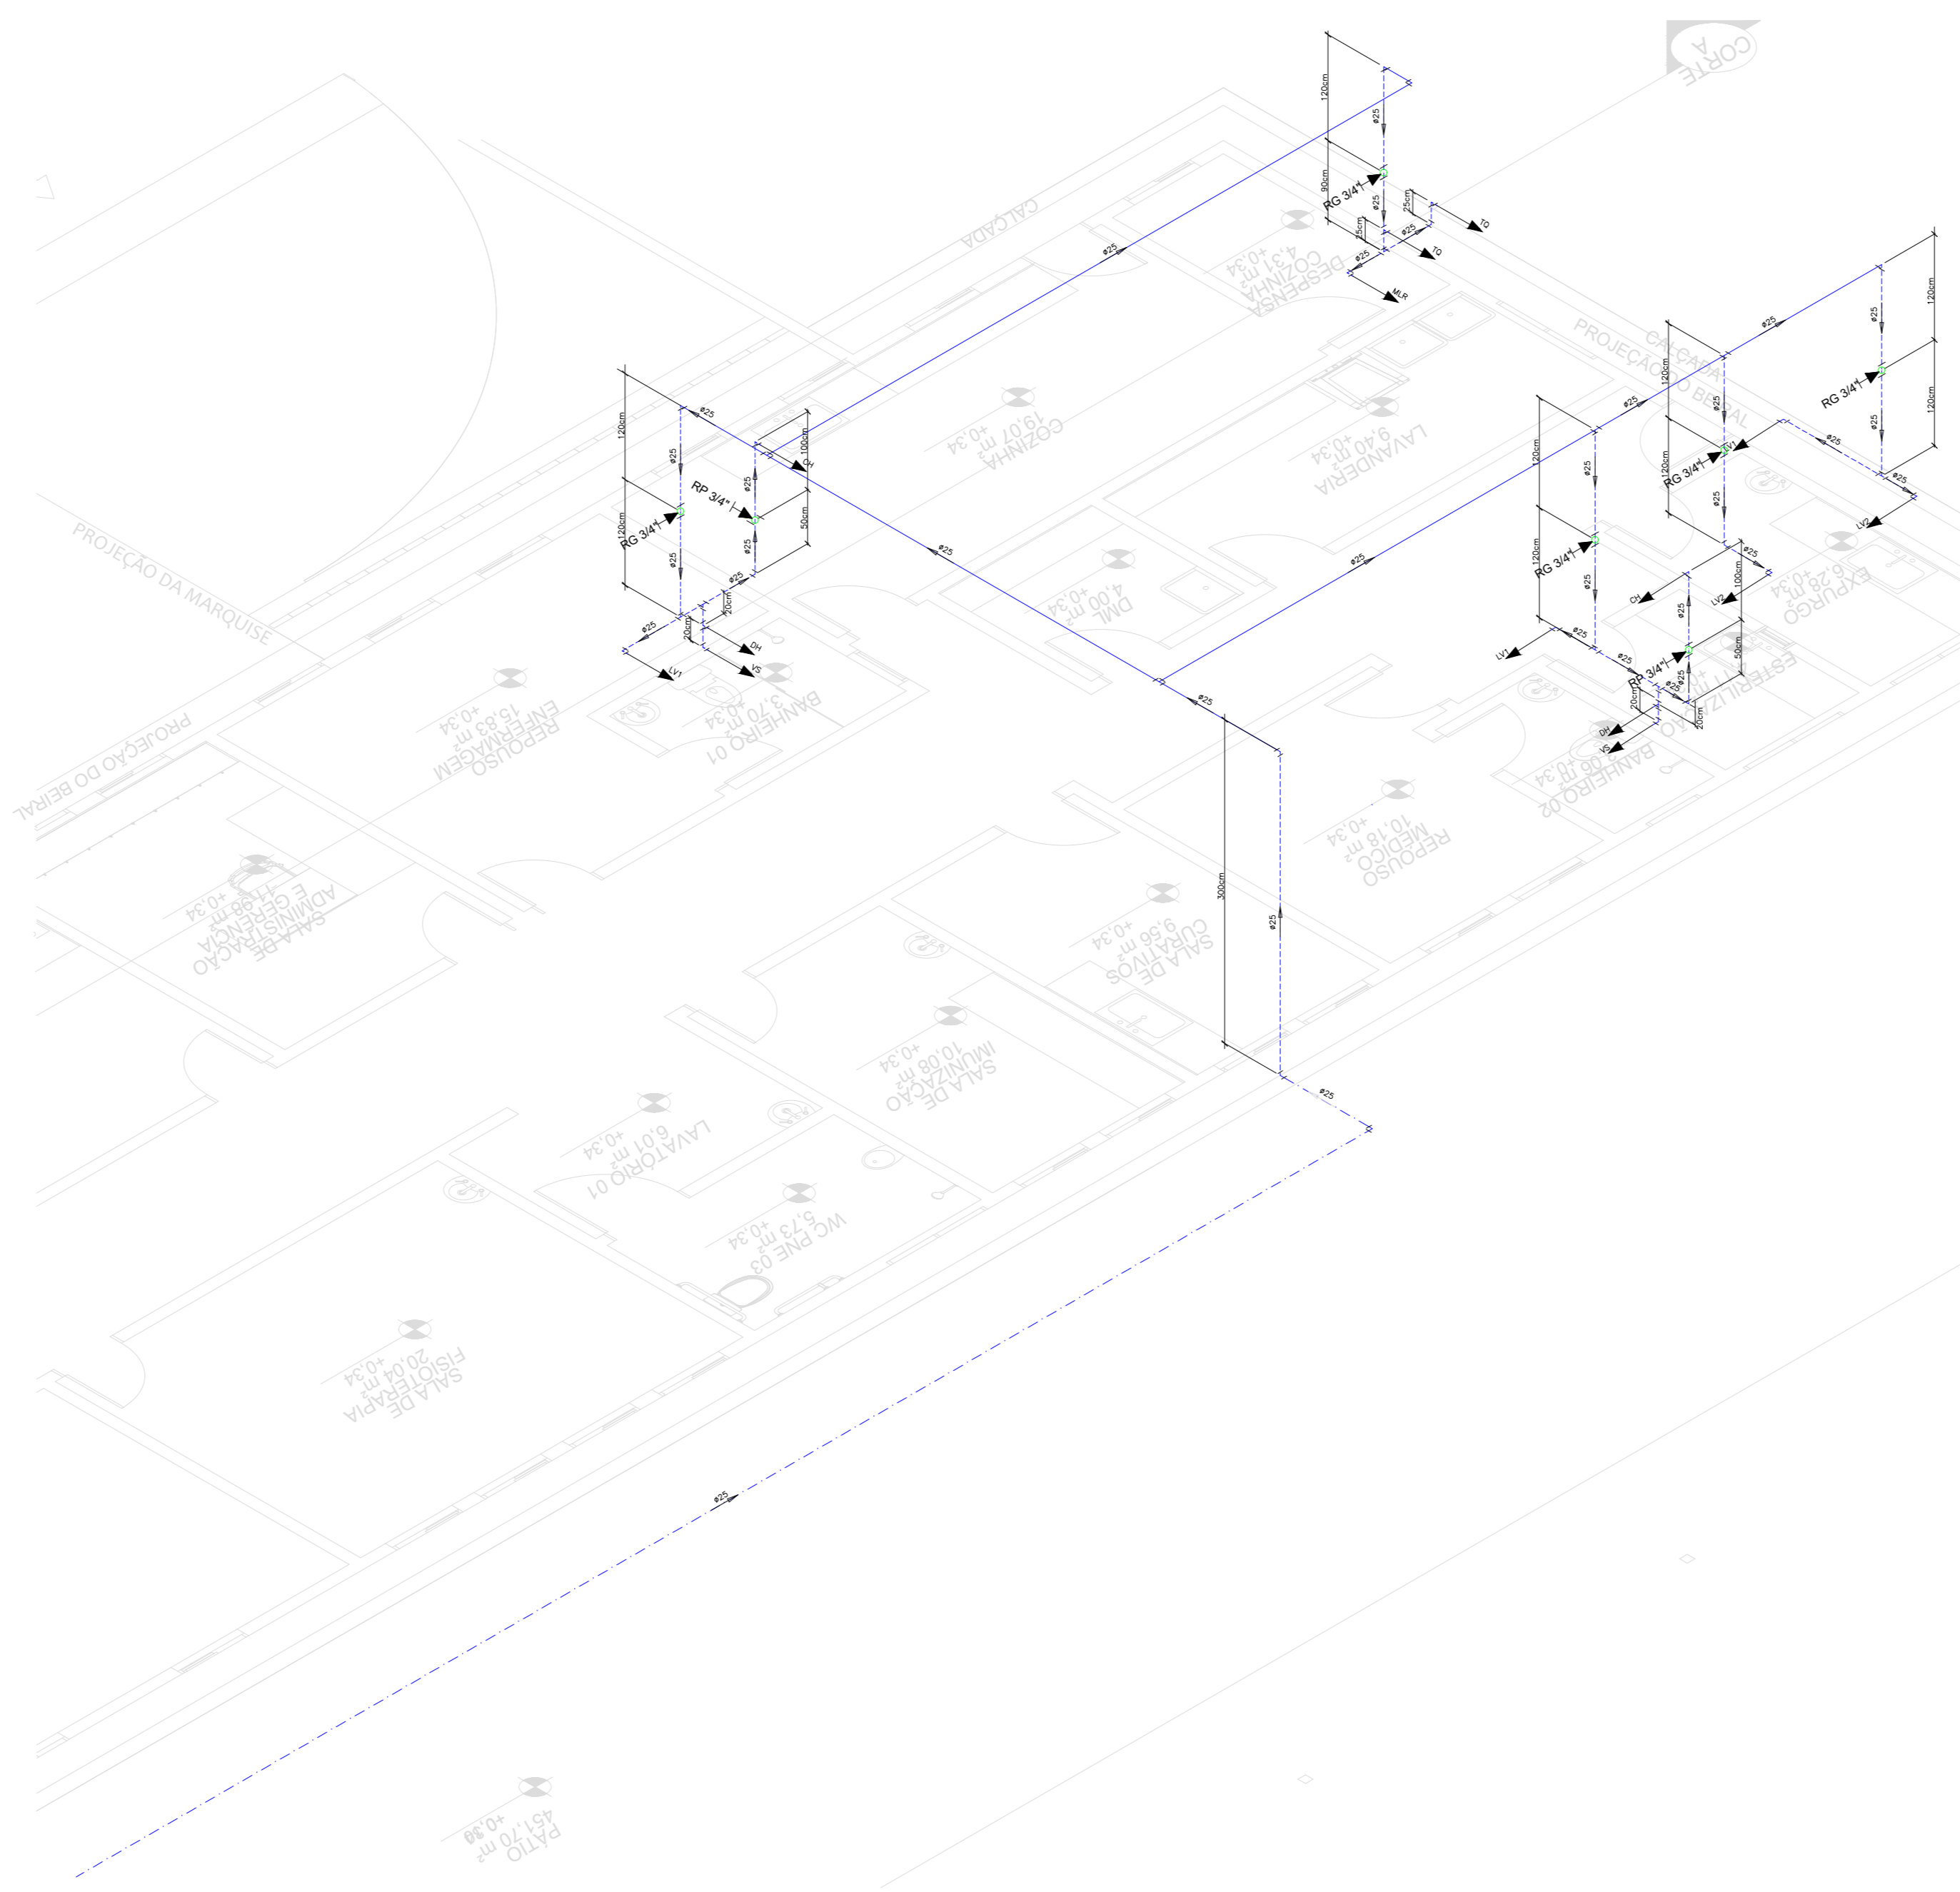


ISOMÉTRICO
ESCALA 1/50

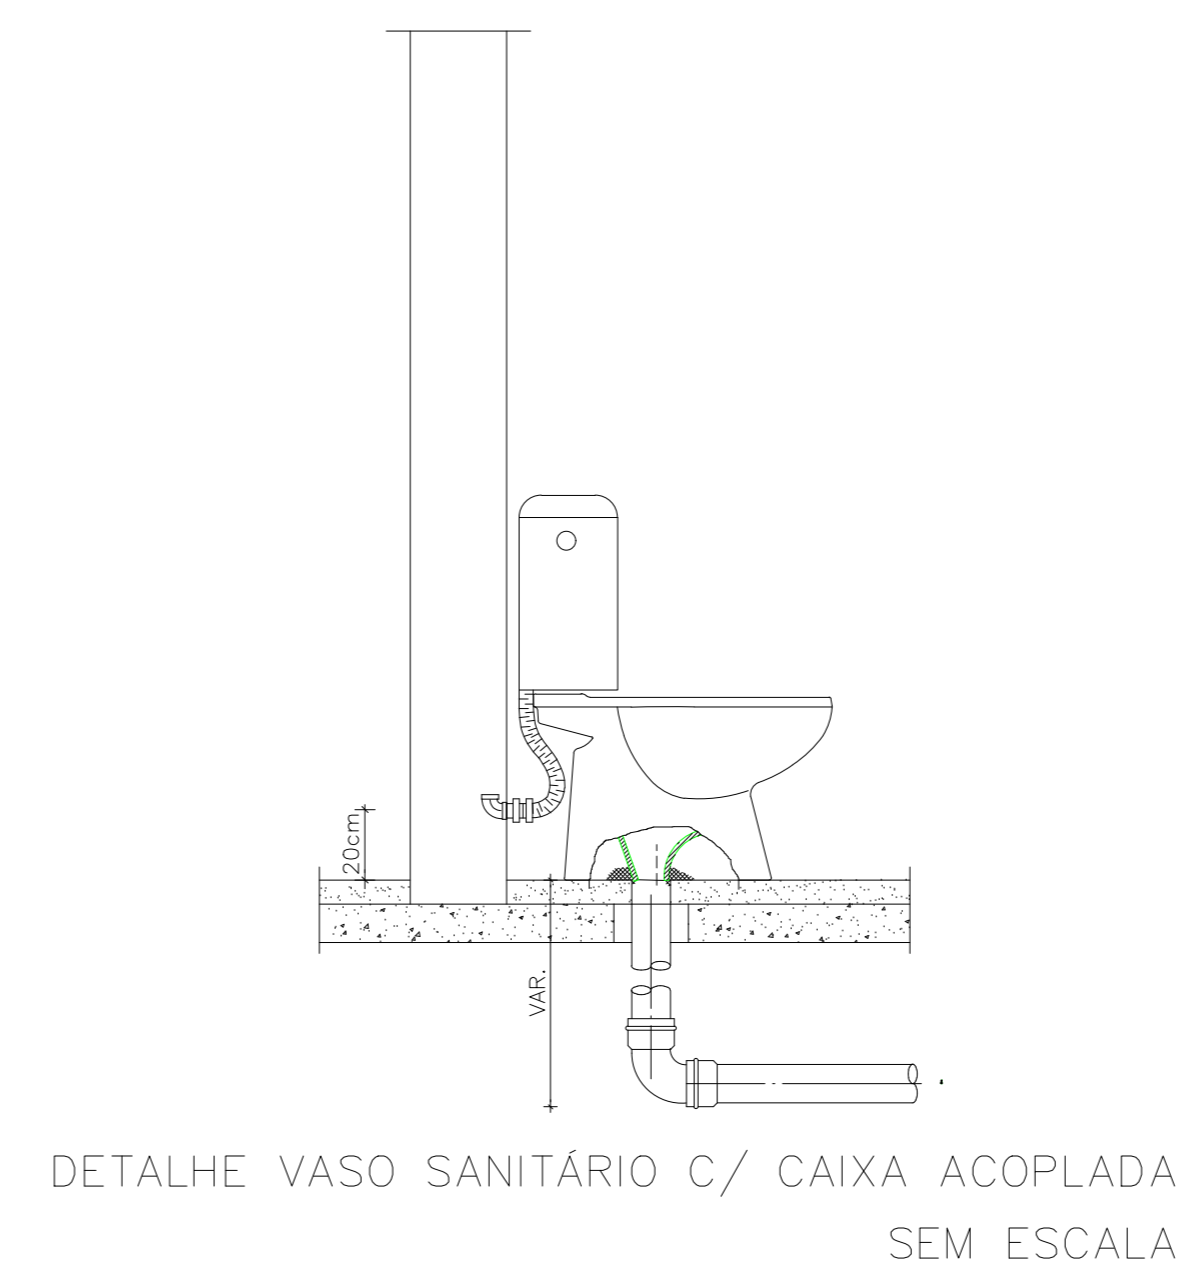



DETALHE VASO SANITÁRIO C/ CAIXA ACOPLADA SEM ESCALA

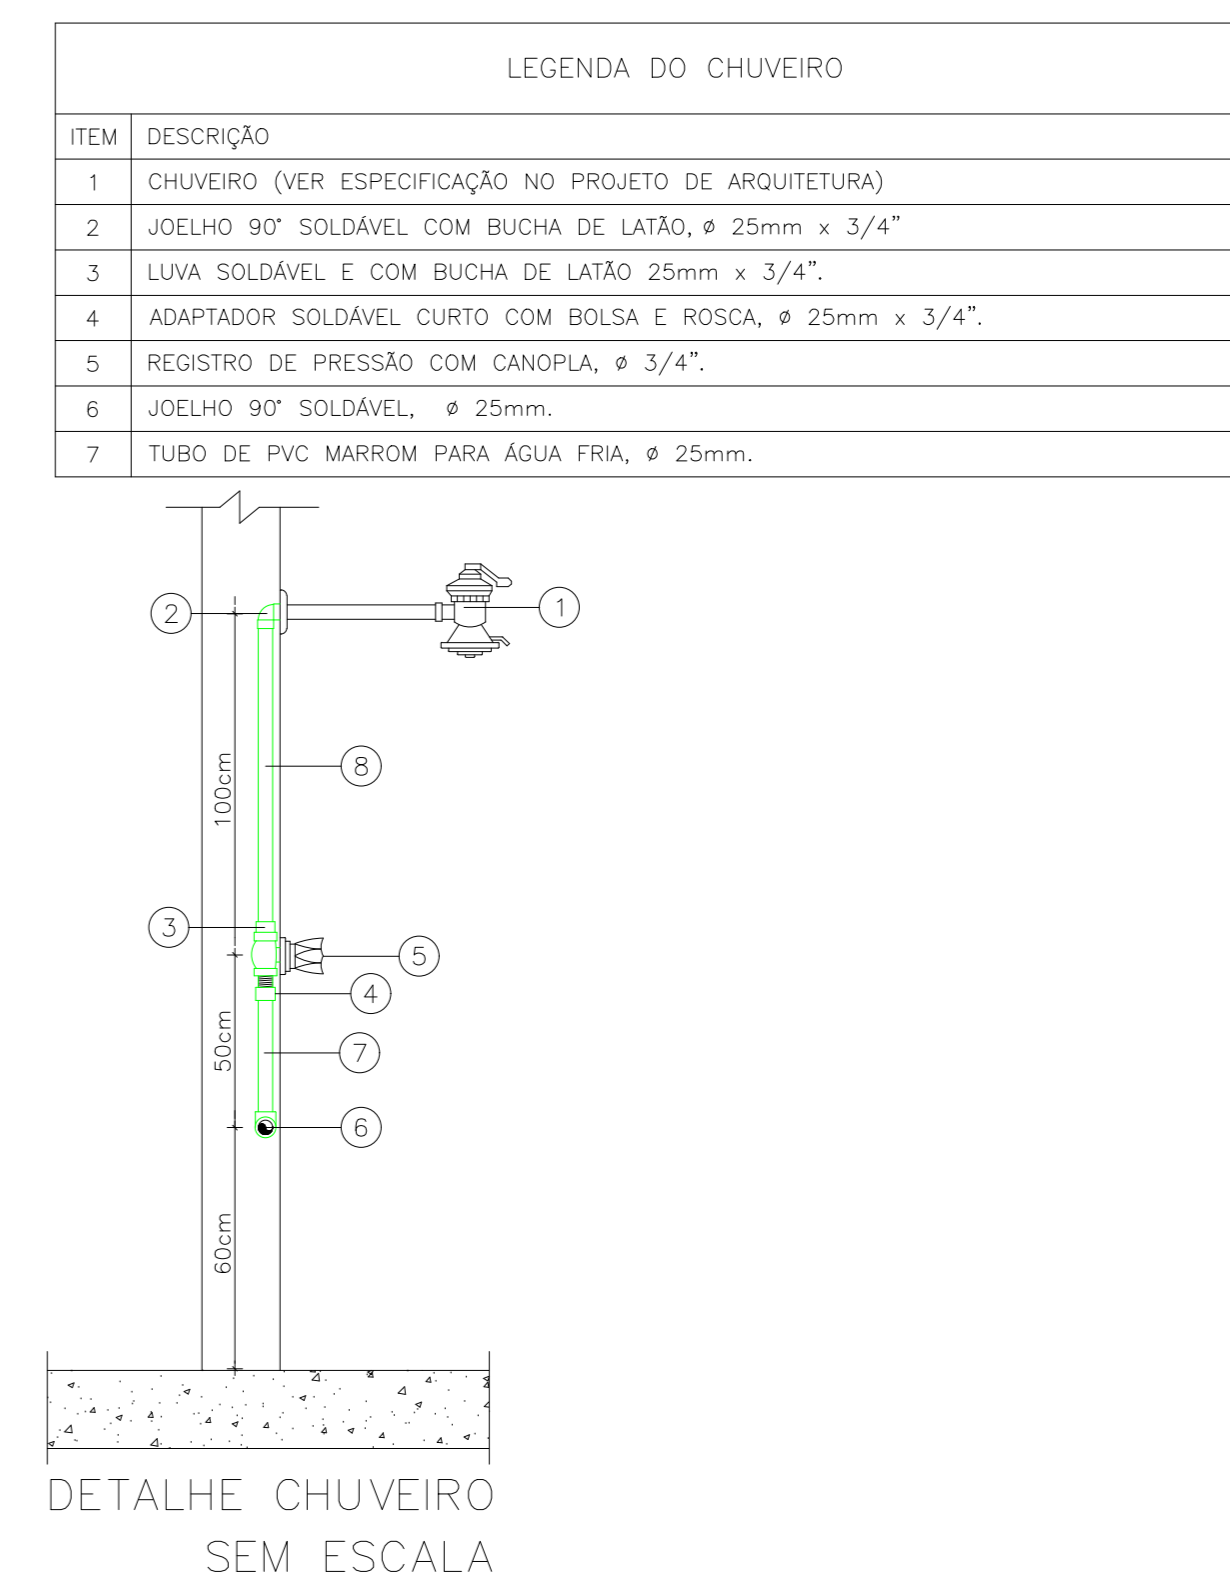


DETALHE CHUVEIRO SEM ESCALA

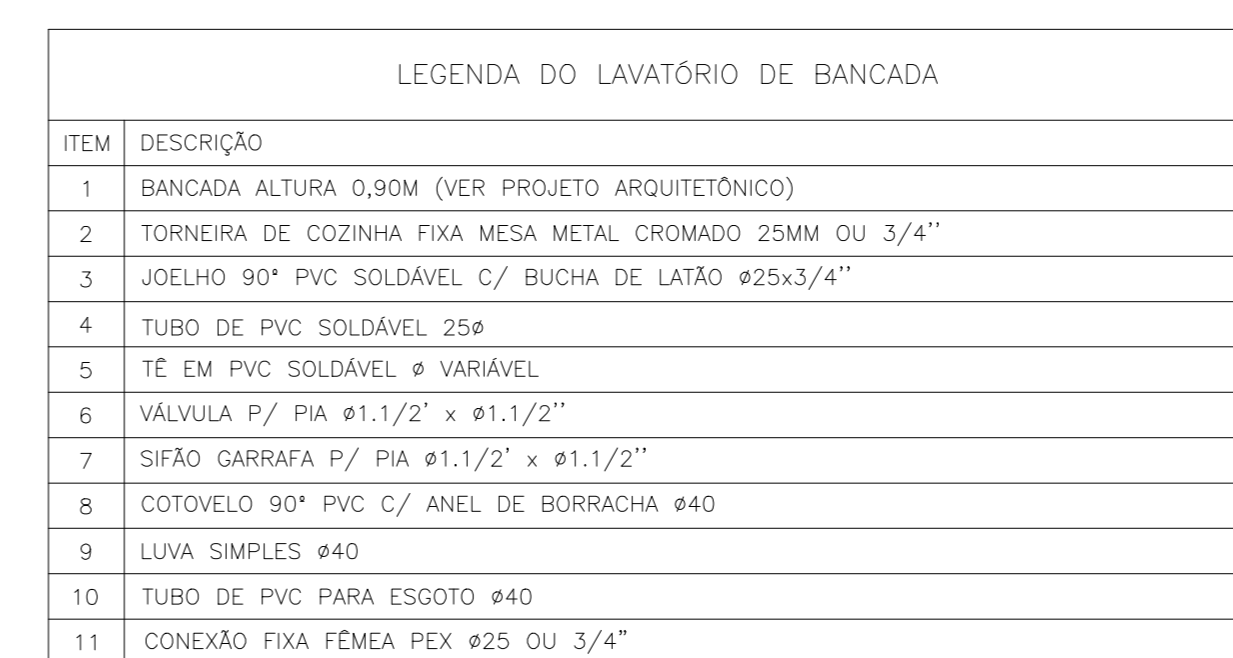


DETALHE DE INSTALAÇÃO DO LAVATÓRIO DE BANCADA SEM ESCALA

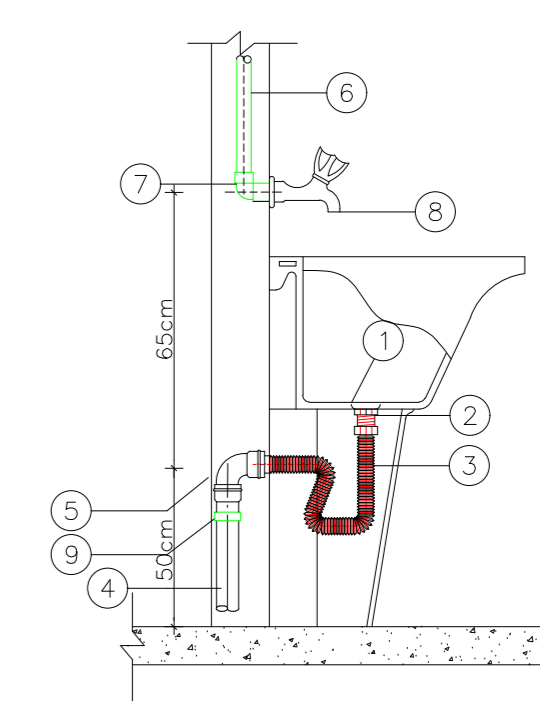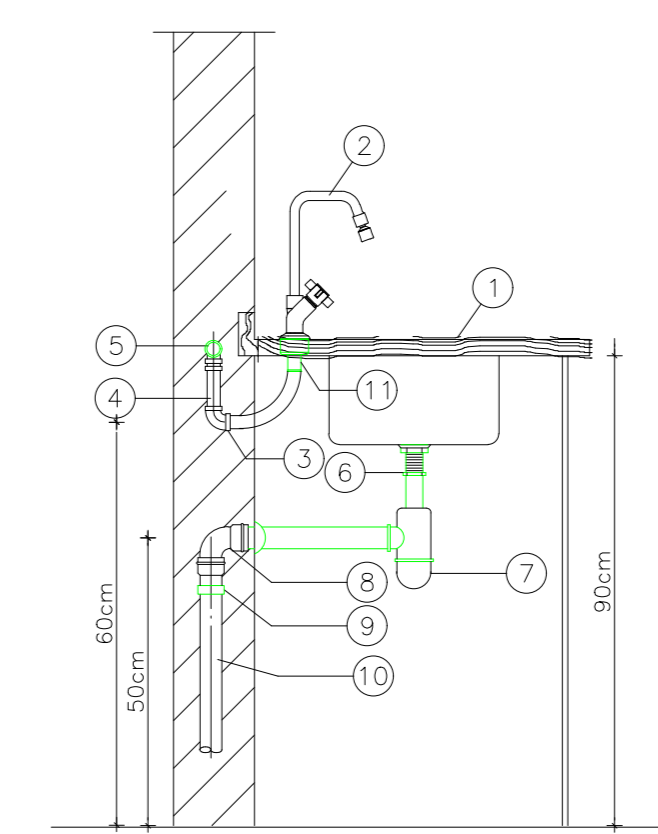


DETALHE TANQUE SEM ESCALA

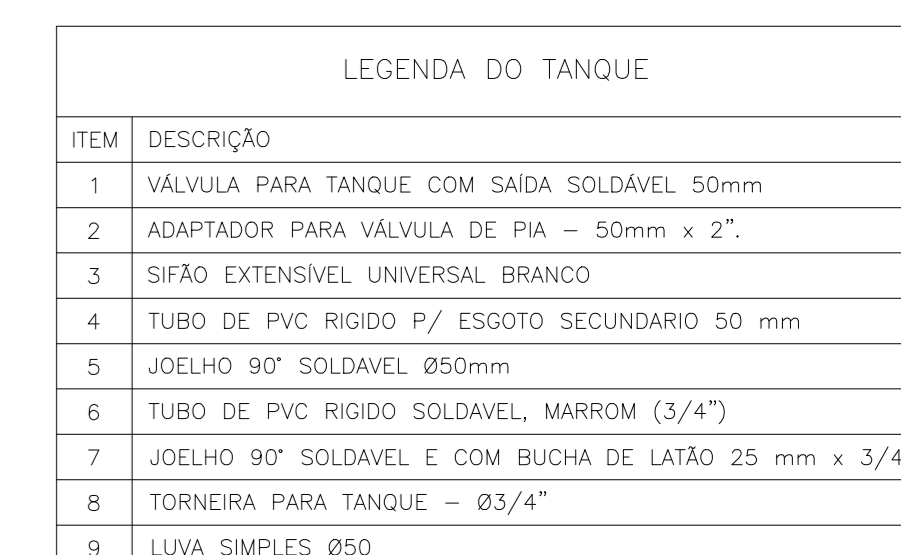


DETALHE TANQUE SEM ESCALA

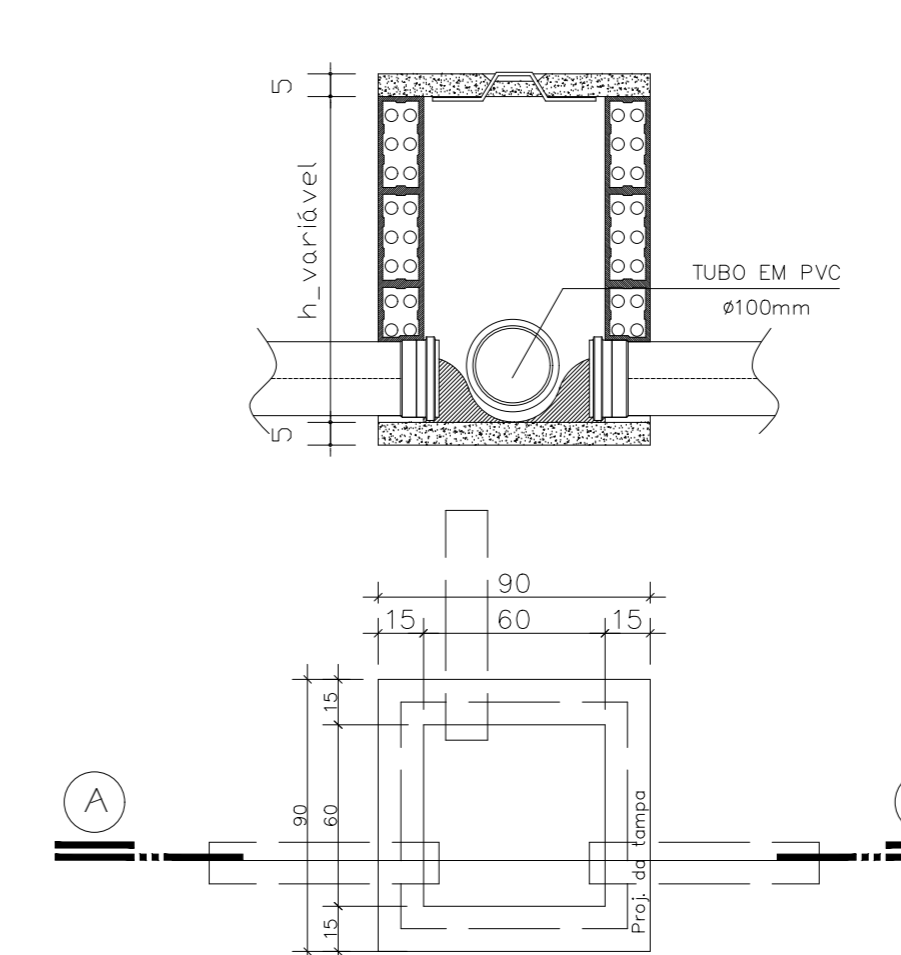

DETALHE CAIXA DE INSPEÇÃO SEM ESCALA

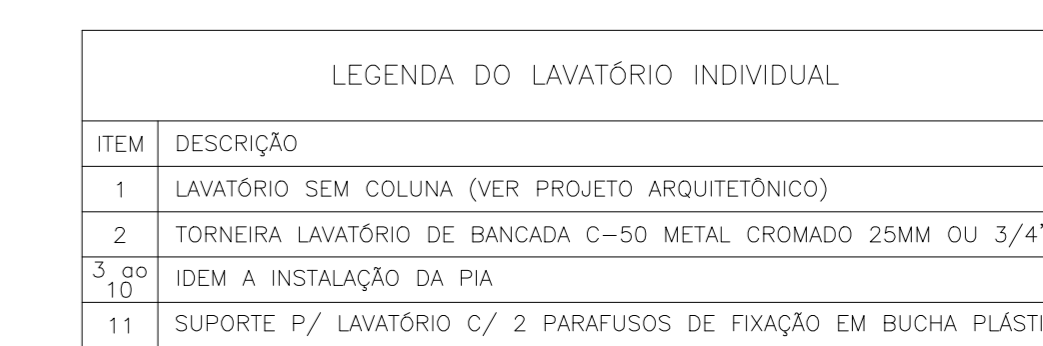

EQUIPAMENTO	ALTURA EMPREGADA
VS - VASO SANITÁRIO C/ CAIXA ACOPLADA	H = 25cm
DH - DUCHA HIGIÊNICA	H = 45cm
CH - CHUVEIRO	H = 210cm
LV1 - LAVATÓRIO INDIVIDUAL	H = 60cm
LV2 - LAVATÓRIO DE BANCADA	H = 60cm
RP - REGISTRO DE PRESSÃO	H = 110cm
RG - REGISTRO DE GAVETA	H = 180cm
TQ - TANQUE	H = 115cm
MLR - MÁQUINA DE LAVAR ROUPA	H = 90cm

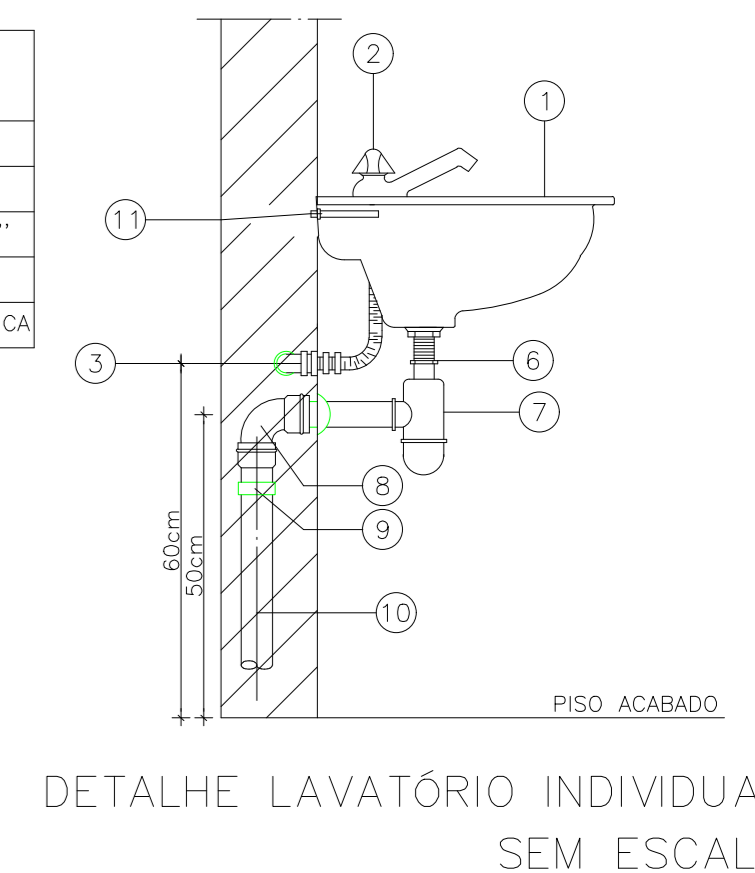

DETALHE LAVATÓRIO INDIVIDUAL SEM ESCALA

ITEM	DESCRIÇÃO	UNIDADE	QUANTIDADE
1	JOELHO 45° 40mm, ESGOTO SÉRIE NORMAL	PEÇA	05
2	JOELHO 45° 50mm, ESGOTO SÉRIE NORMAL	PEÇA	08
3	JOELHO 45° 100mm, ESGOTO SÉRIE NORMAL	PEÇA	04
4	JOELHO 90° 40mm, ESGOTO SÉRIE NORMAL	PEÇA	10
5	JOELHO 90° 50mm, ESGOTO SÉRIE NORMAL	PEÇA	25
6	JOELHO 90° 100mm, ESGOTO SÉRIE NORMAL	PEÇA	02
7	JUNÇÃO SIMPLES 100 x 50mm, ESGOTO SÉRIE NORMAL	PEÇA	08
8	TÊ 90 x 50mm, ESGOTO SÉRIE NORMAL	PEÇA	06
9	TÊ 100 x 50mm, ESGOTO SÉRIE NORMAL	PEÇA	01
10	RALO QUADRADO MONTADO - BRANCO C/ GRELHA BRANCA 100 x 53 x 40mm, ESGOTO	PEÇA	02
11	CORPO CAIXA SIFONADA GIRAFÁCIL, 100 x 140 x 50mm, ESGOTO	PEÇA	06
12	CAIXA DE INSPEÇÃO/INTERLIGAÇÃO - DN 100, ESGOTO	PEÇA	03
13	TERMINAL DE VENTILAÇÃO 50mm, ESGOTO SÉRIE NORMAL	PEÇA	07
14	LAVA SIMPLES 100mm, ESGOTO SÉRIE NORMAL	PEÇA	01
15	TUBO 40mm, ESGOTO SÉRIE NORMAL	METROS	10
16	TUBO 50mm, ESGOTO SÉRIE NORMAL	METROS	32
17	TUBO 100mm, ESGOTO SÉRIE NORMAL	METROS	28
18	TUBO SOLDÁVEL MARROM 25mm	METROS	70
19	CURVA 90° SOLDÁVEL 25mm, PVC MARROM, ÁGUA FRIA	PEÇA	03
20	JOELHO 90° SOLDÁVEL C/ BUCHA DE LATÃO 25mm, PVC MARROM, ÁGUA FRIA	PEÇA	11
21	JOELHO 90° SOLDÁVEL 25mm, PVC MARROM, ÁGUA FRIA	PEÇA	08
22	TÊ SOLDÁVEL 25mm, PVC MARROM, ÁGUA FRIA	PEÇA	10
23	TÊ SOLDÁVEL C/ BUCHA DE LATÃO 25mm, PVC MARROM, ÁGUA FRIA	PEÇA	03
24	LAVA SOLDÁVEL 25mm, PVC MARROM, ÁGUA FRIA	PEÇA	05



PROJETO HIDROSSANITÁRIO

PROJETO NÚMERO: VER ARQ.

OBRA: PÚBLICA

RT. PROJETO: DOMINGOS J. DA COSTA
ENG. CIVIL CREA-TO Nº 21188/08

PROPRIETÁRIO: PREFEITURA MUNICIPAL DE ALIANÇA DO TOCANTINS-TO
PREFEITO: ELVES MOREIRA GUIMARÃES

RT. EXECUÇÃO: DECLARO QUE A APROVAÇÃO DESSE PROJETO NÃO IMPLICA NO RECONHECIMENTO POR PARTE DA PREFEITURA DO DIREITO DE PROPRIEDADE DO TERRENO.

DESENHO: ENG. MURYLO RODRIGUES CÂNDIDO DE OLIVEIRA
CONTEÚDO: PLANTA BAIXA - ÁGUA FRIA, PLANTA BAIXA - ESGOTO, ISOMÉTRICO, CORTES ESQUEMÁTICOS, DETALHES, LEGENDAS E LISTA DE MATERIAIS

LOCALIZAÇÃO: RUA CENTO E SEIS S/N, QD. 09, LT. 01, JARDIM ALIANÇA
CIDADE: ALIANÇA DO TOCANTINS-TO ESTADO: TO DATA: ABR./2023

ESCALA: INDICADA REVISÃO: ÁREAS: Ver Arq. FRANÇA: Única